




项目号	202403-089-07-01/0
专业	暖通工程
图名	暖通平面布置图
设计人	陈俊
审核人	陈俊
日期	2024.03.18
比例	1:50
图号	0
张数	1
备注	
设计人	陈俊
审核人	陈俊
日期	2024.03.18
比例	1:50
图号	0
张数	1
备注	

说明:
1. 图中定尺尺寸以中实线计, 标实线计, 室内尺寸以0.00为基准标高±0.30m;
2. 相关图例编号: 201435-099-07-02.

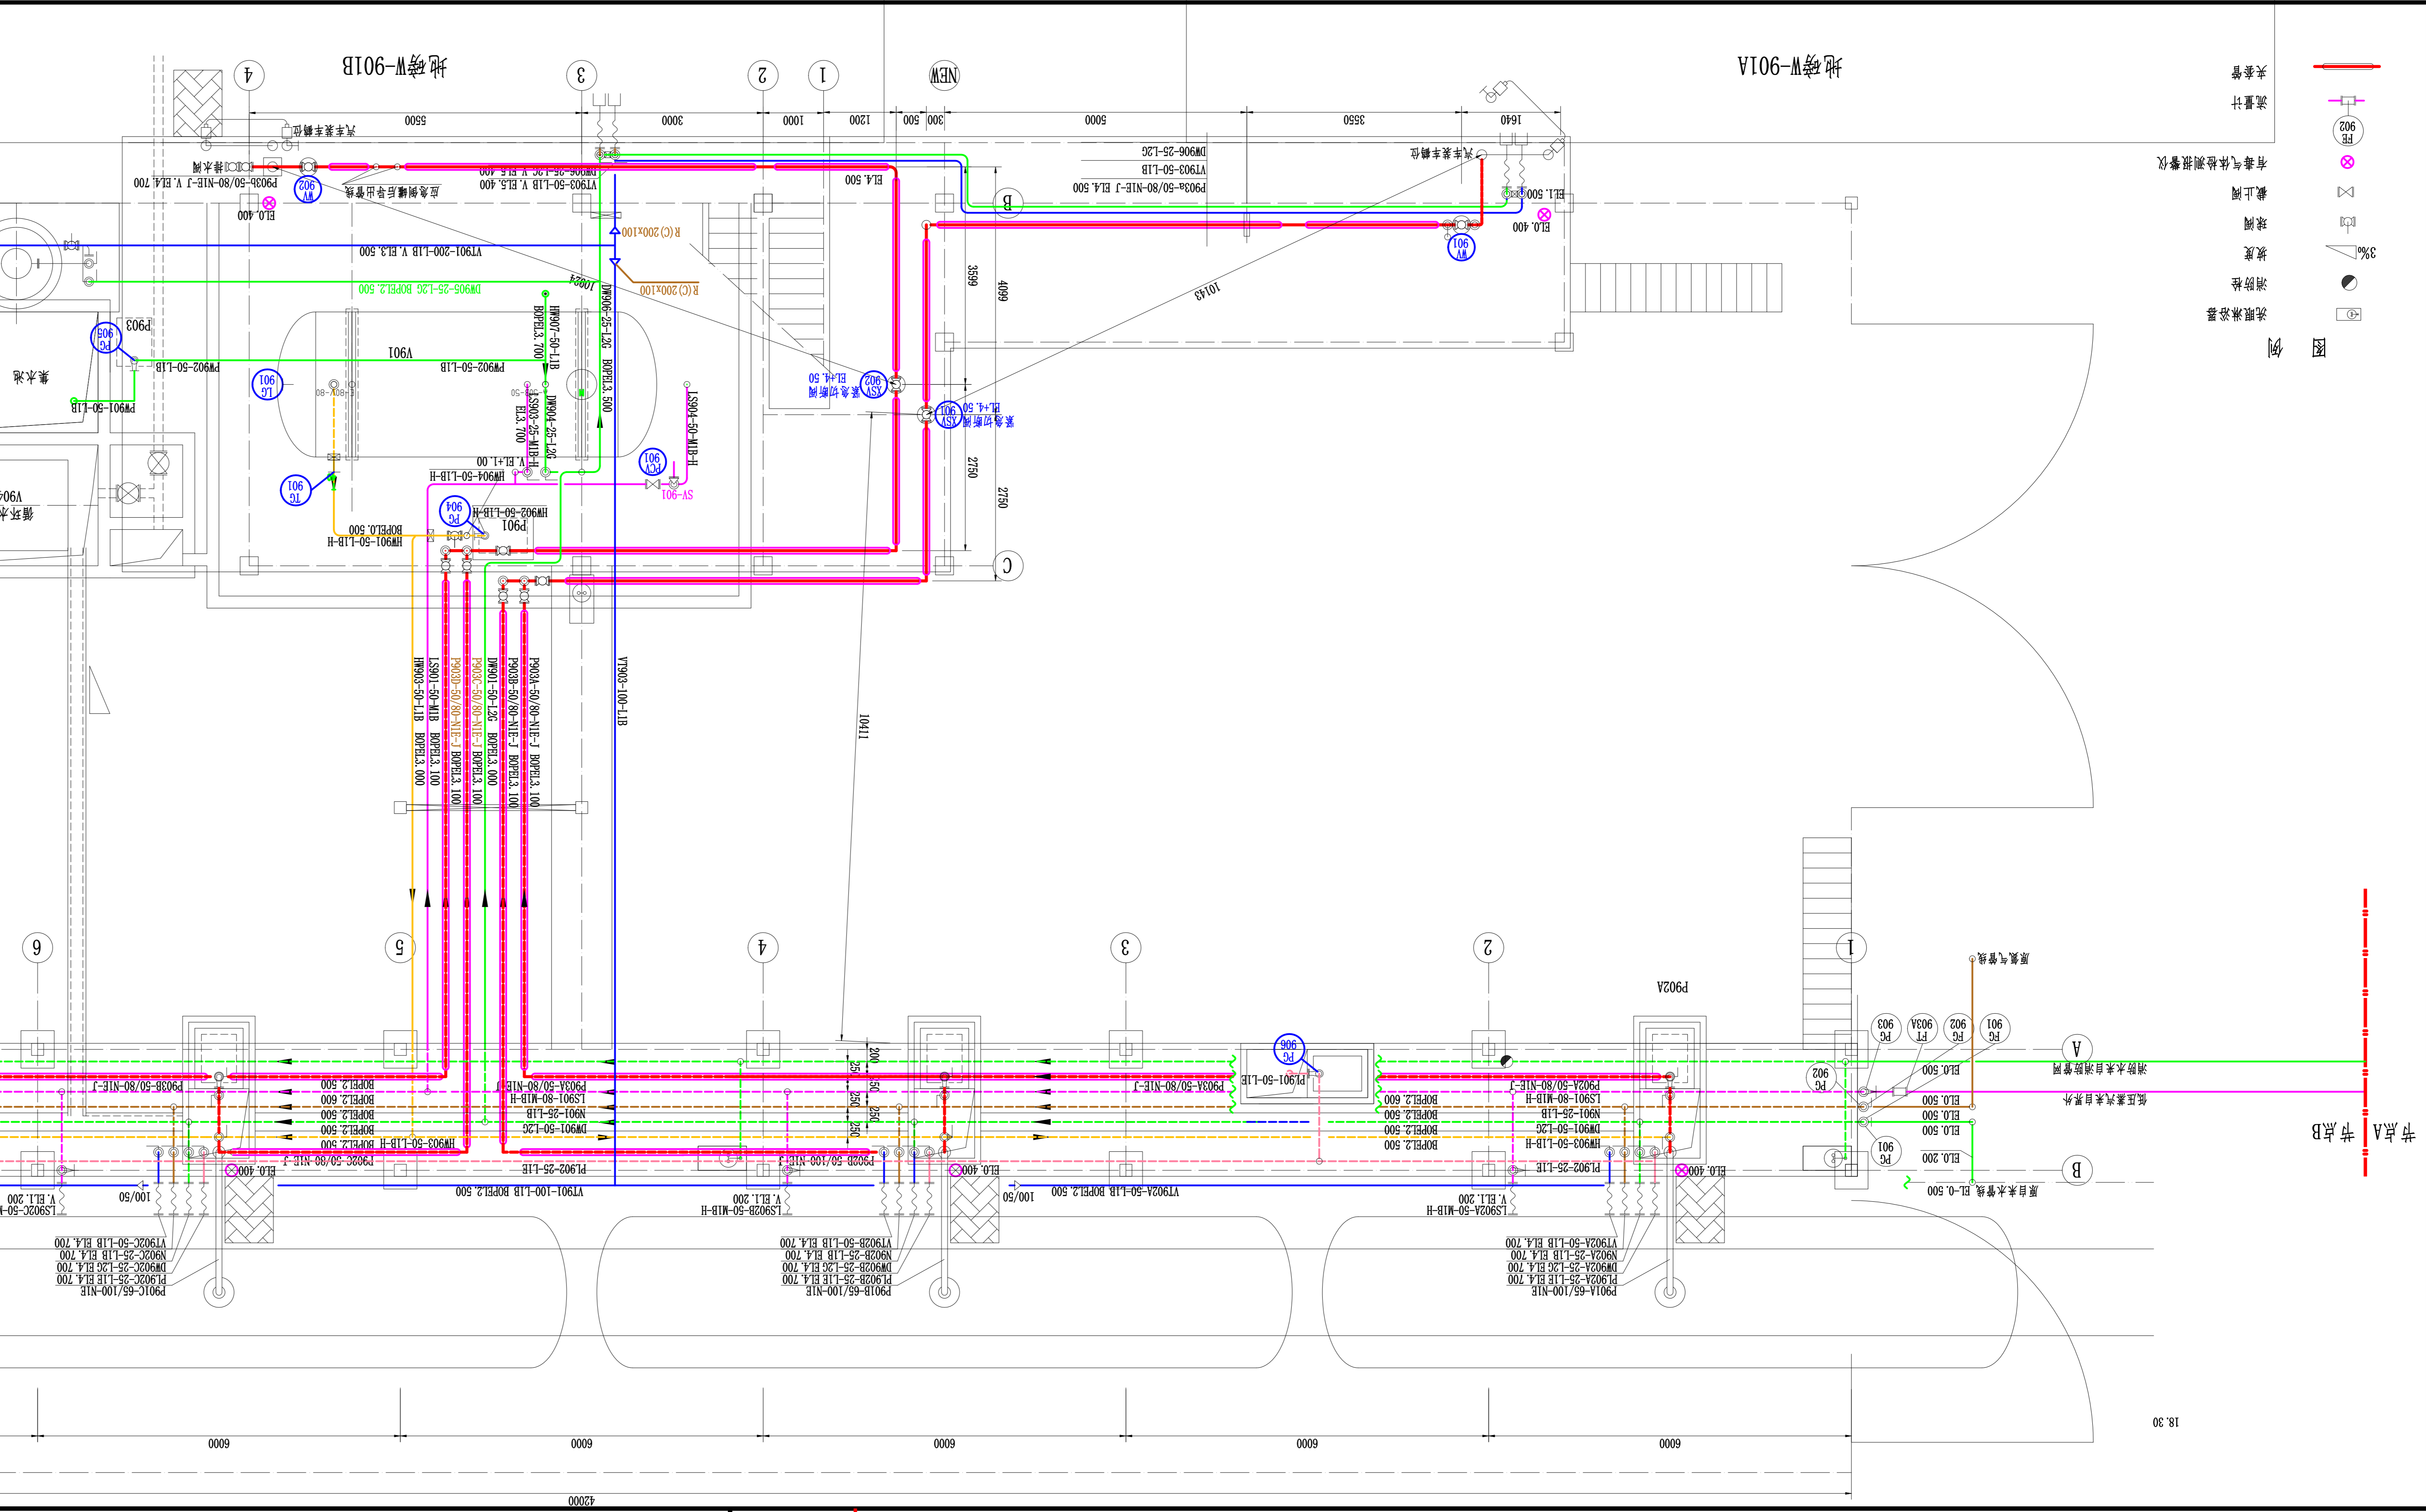

图例

流量计	□
调节阀	◇
截止阀	△
疏水器	▽
温度计	⊙
压力表	⊗
排气阀	⊕
止回阀	⊘
消声器	⊙
过滤器	⊙
排气阀	⊕
止回阀	⊘
消声器	⊙
过滤器	⊙

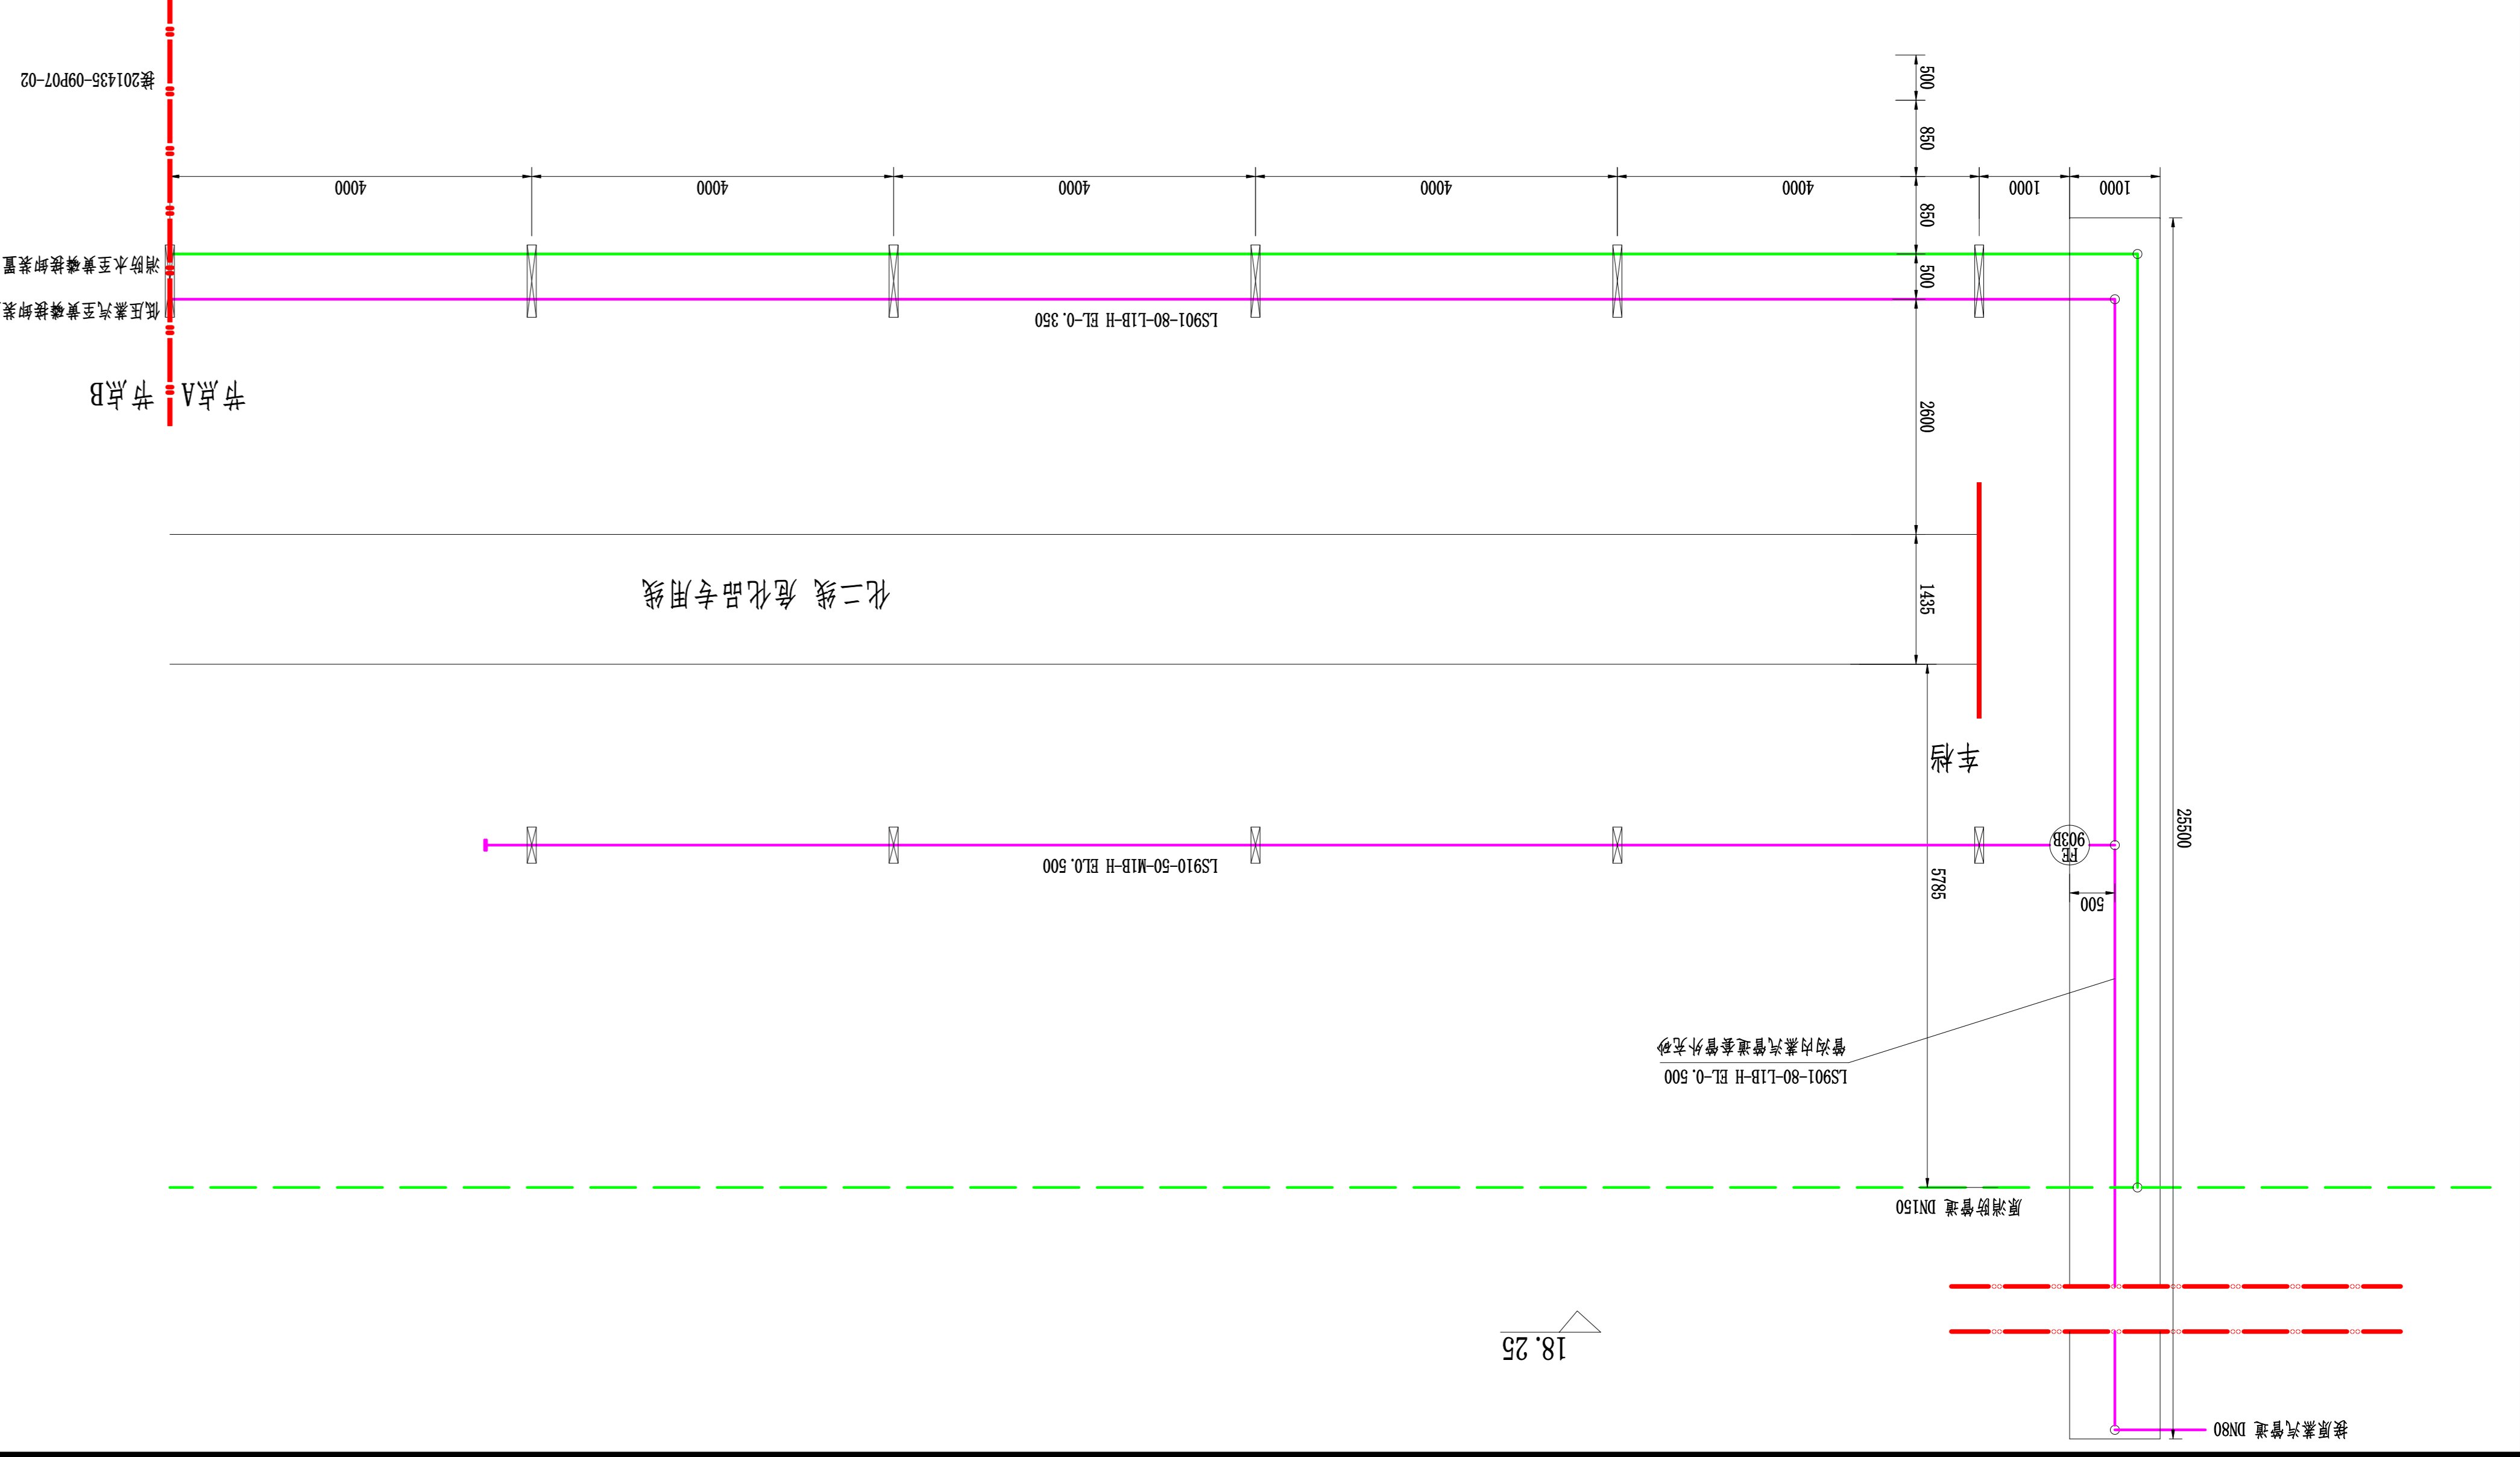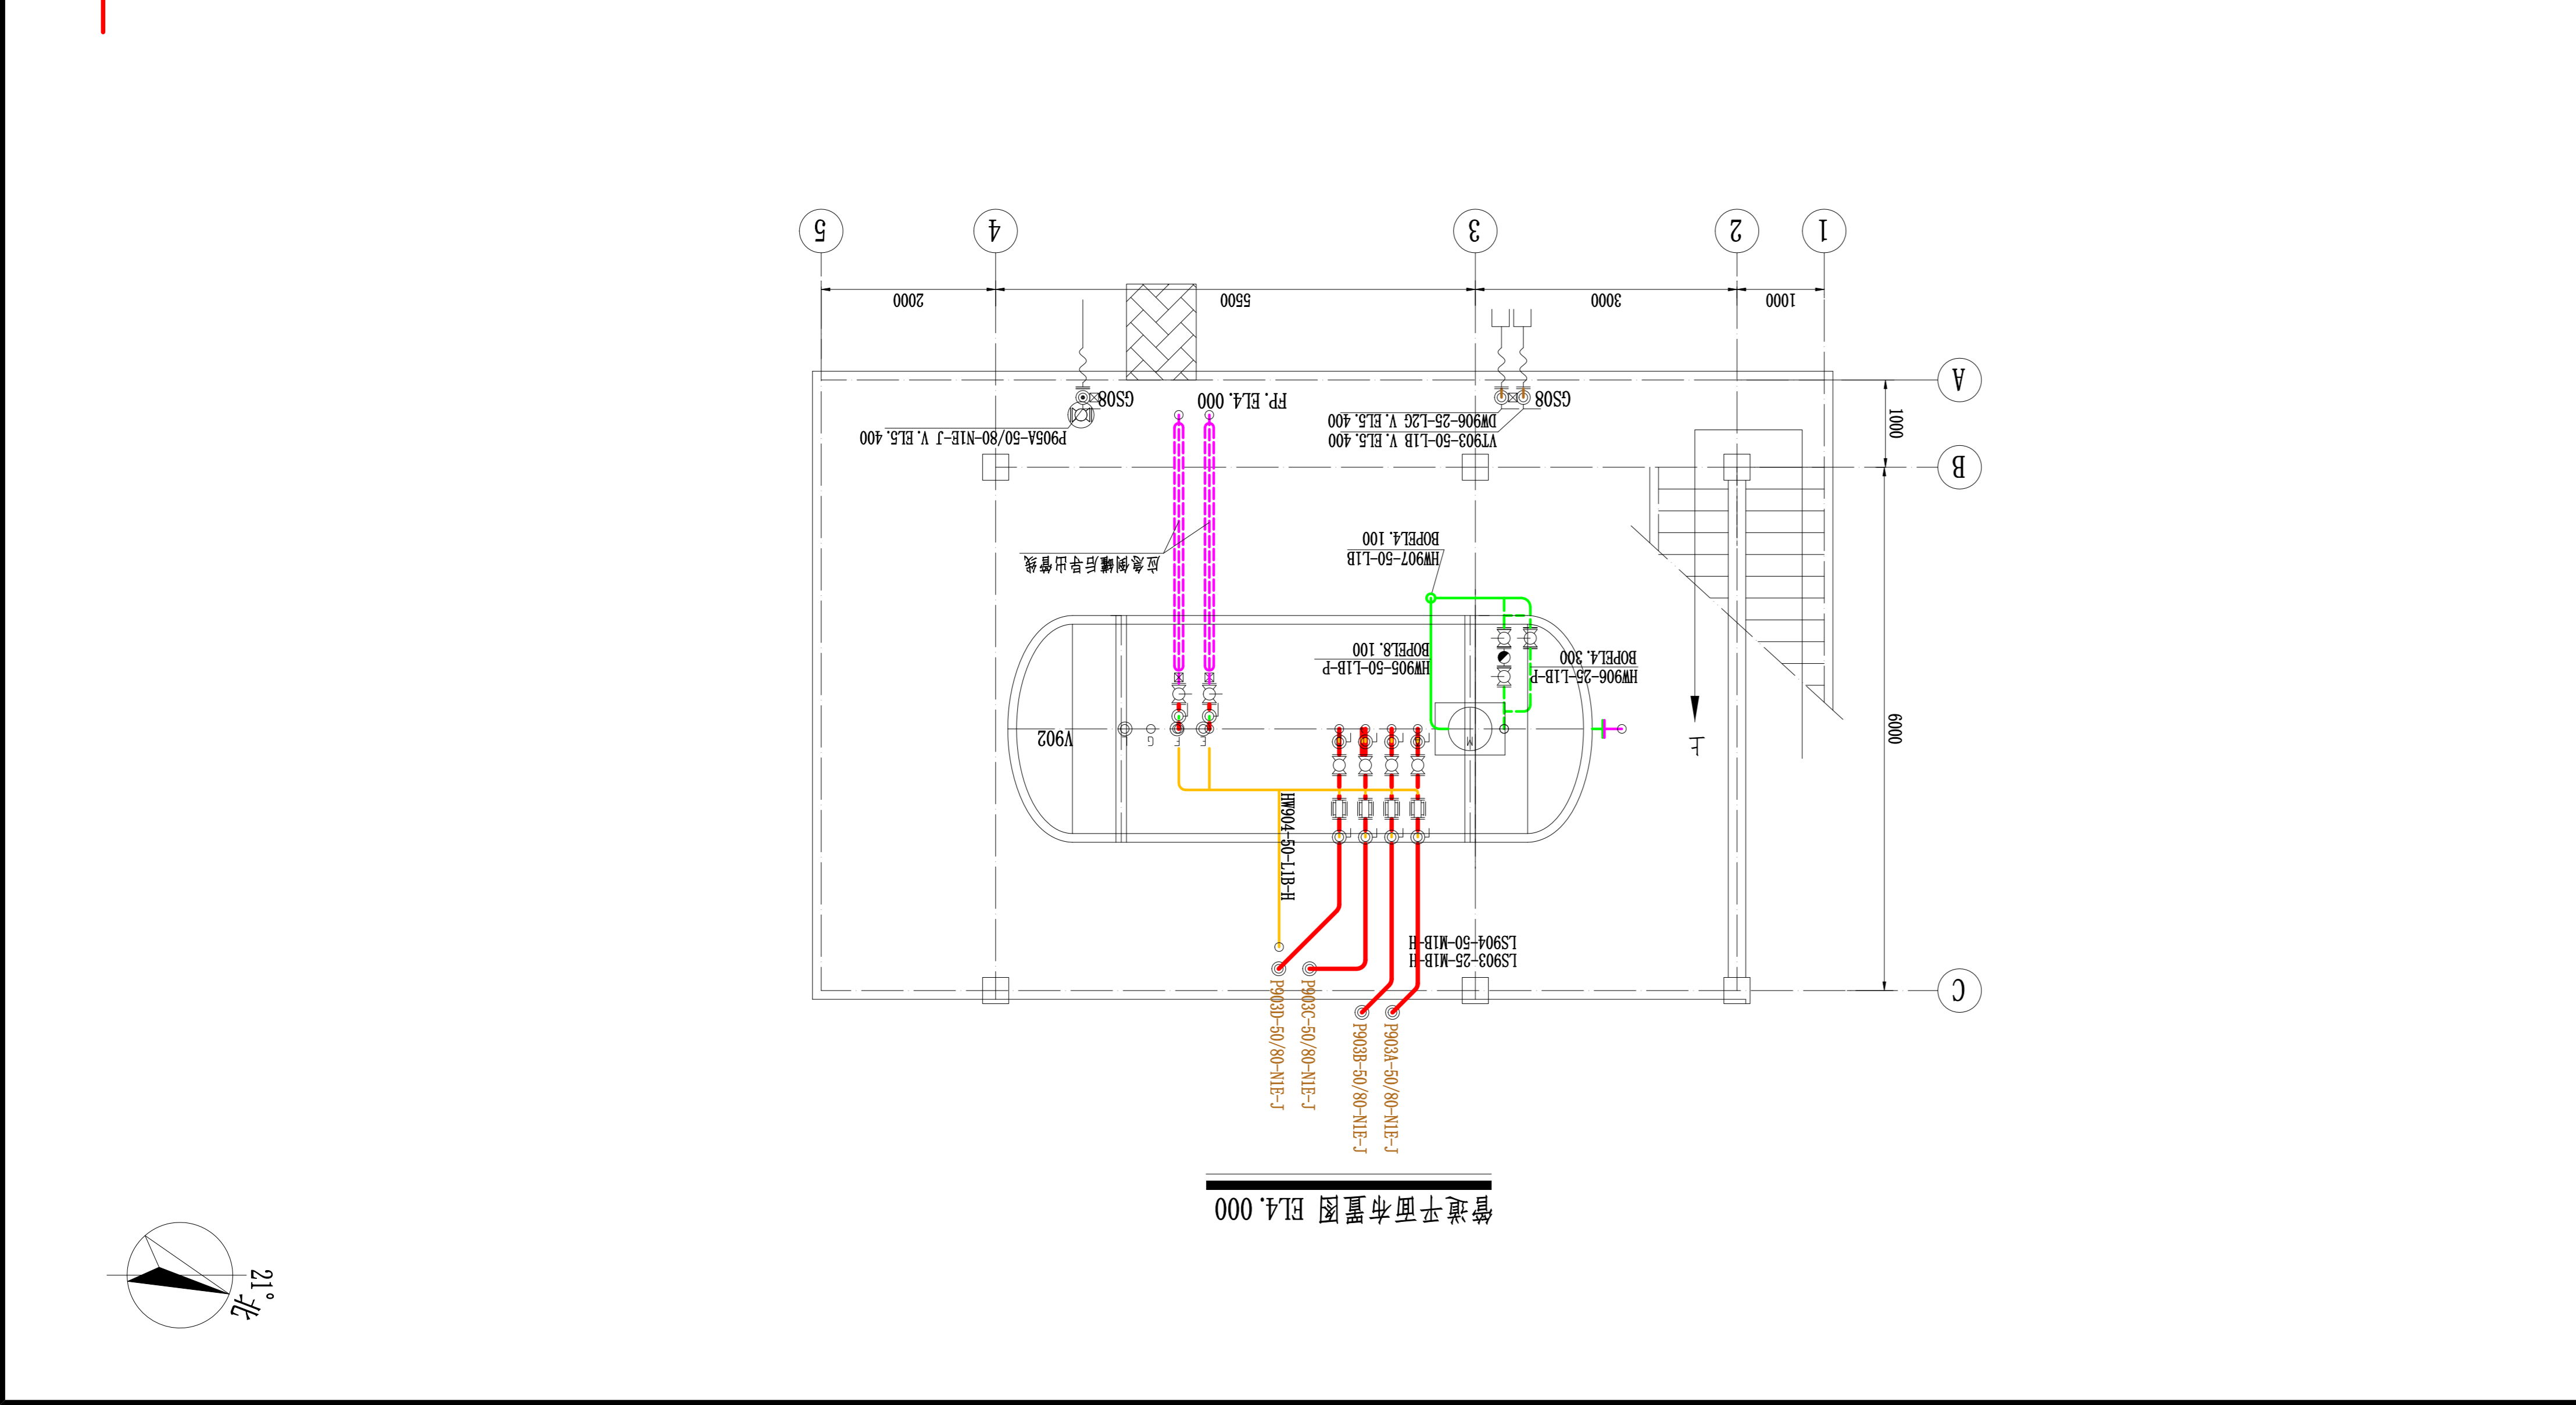

图例	□
调节阀	◇
截止阀	△
疏水器	▽
温度计	⊙
压力表	⊗
排气阀	⊕
止回阀	⊘
消声器	⊙
过滤器	⊙